


RZUT PARTERU
INSTALACJA CHŁODNICZA
1:100

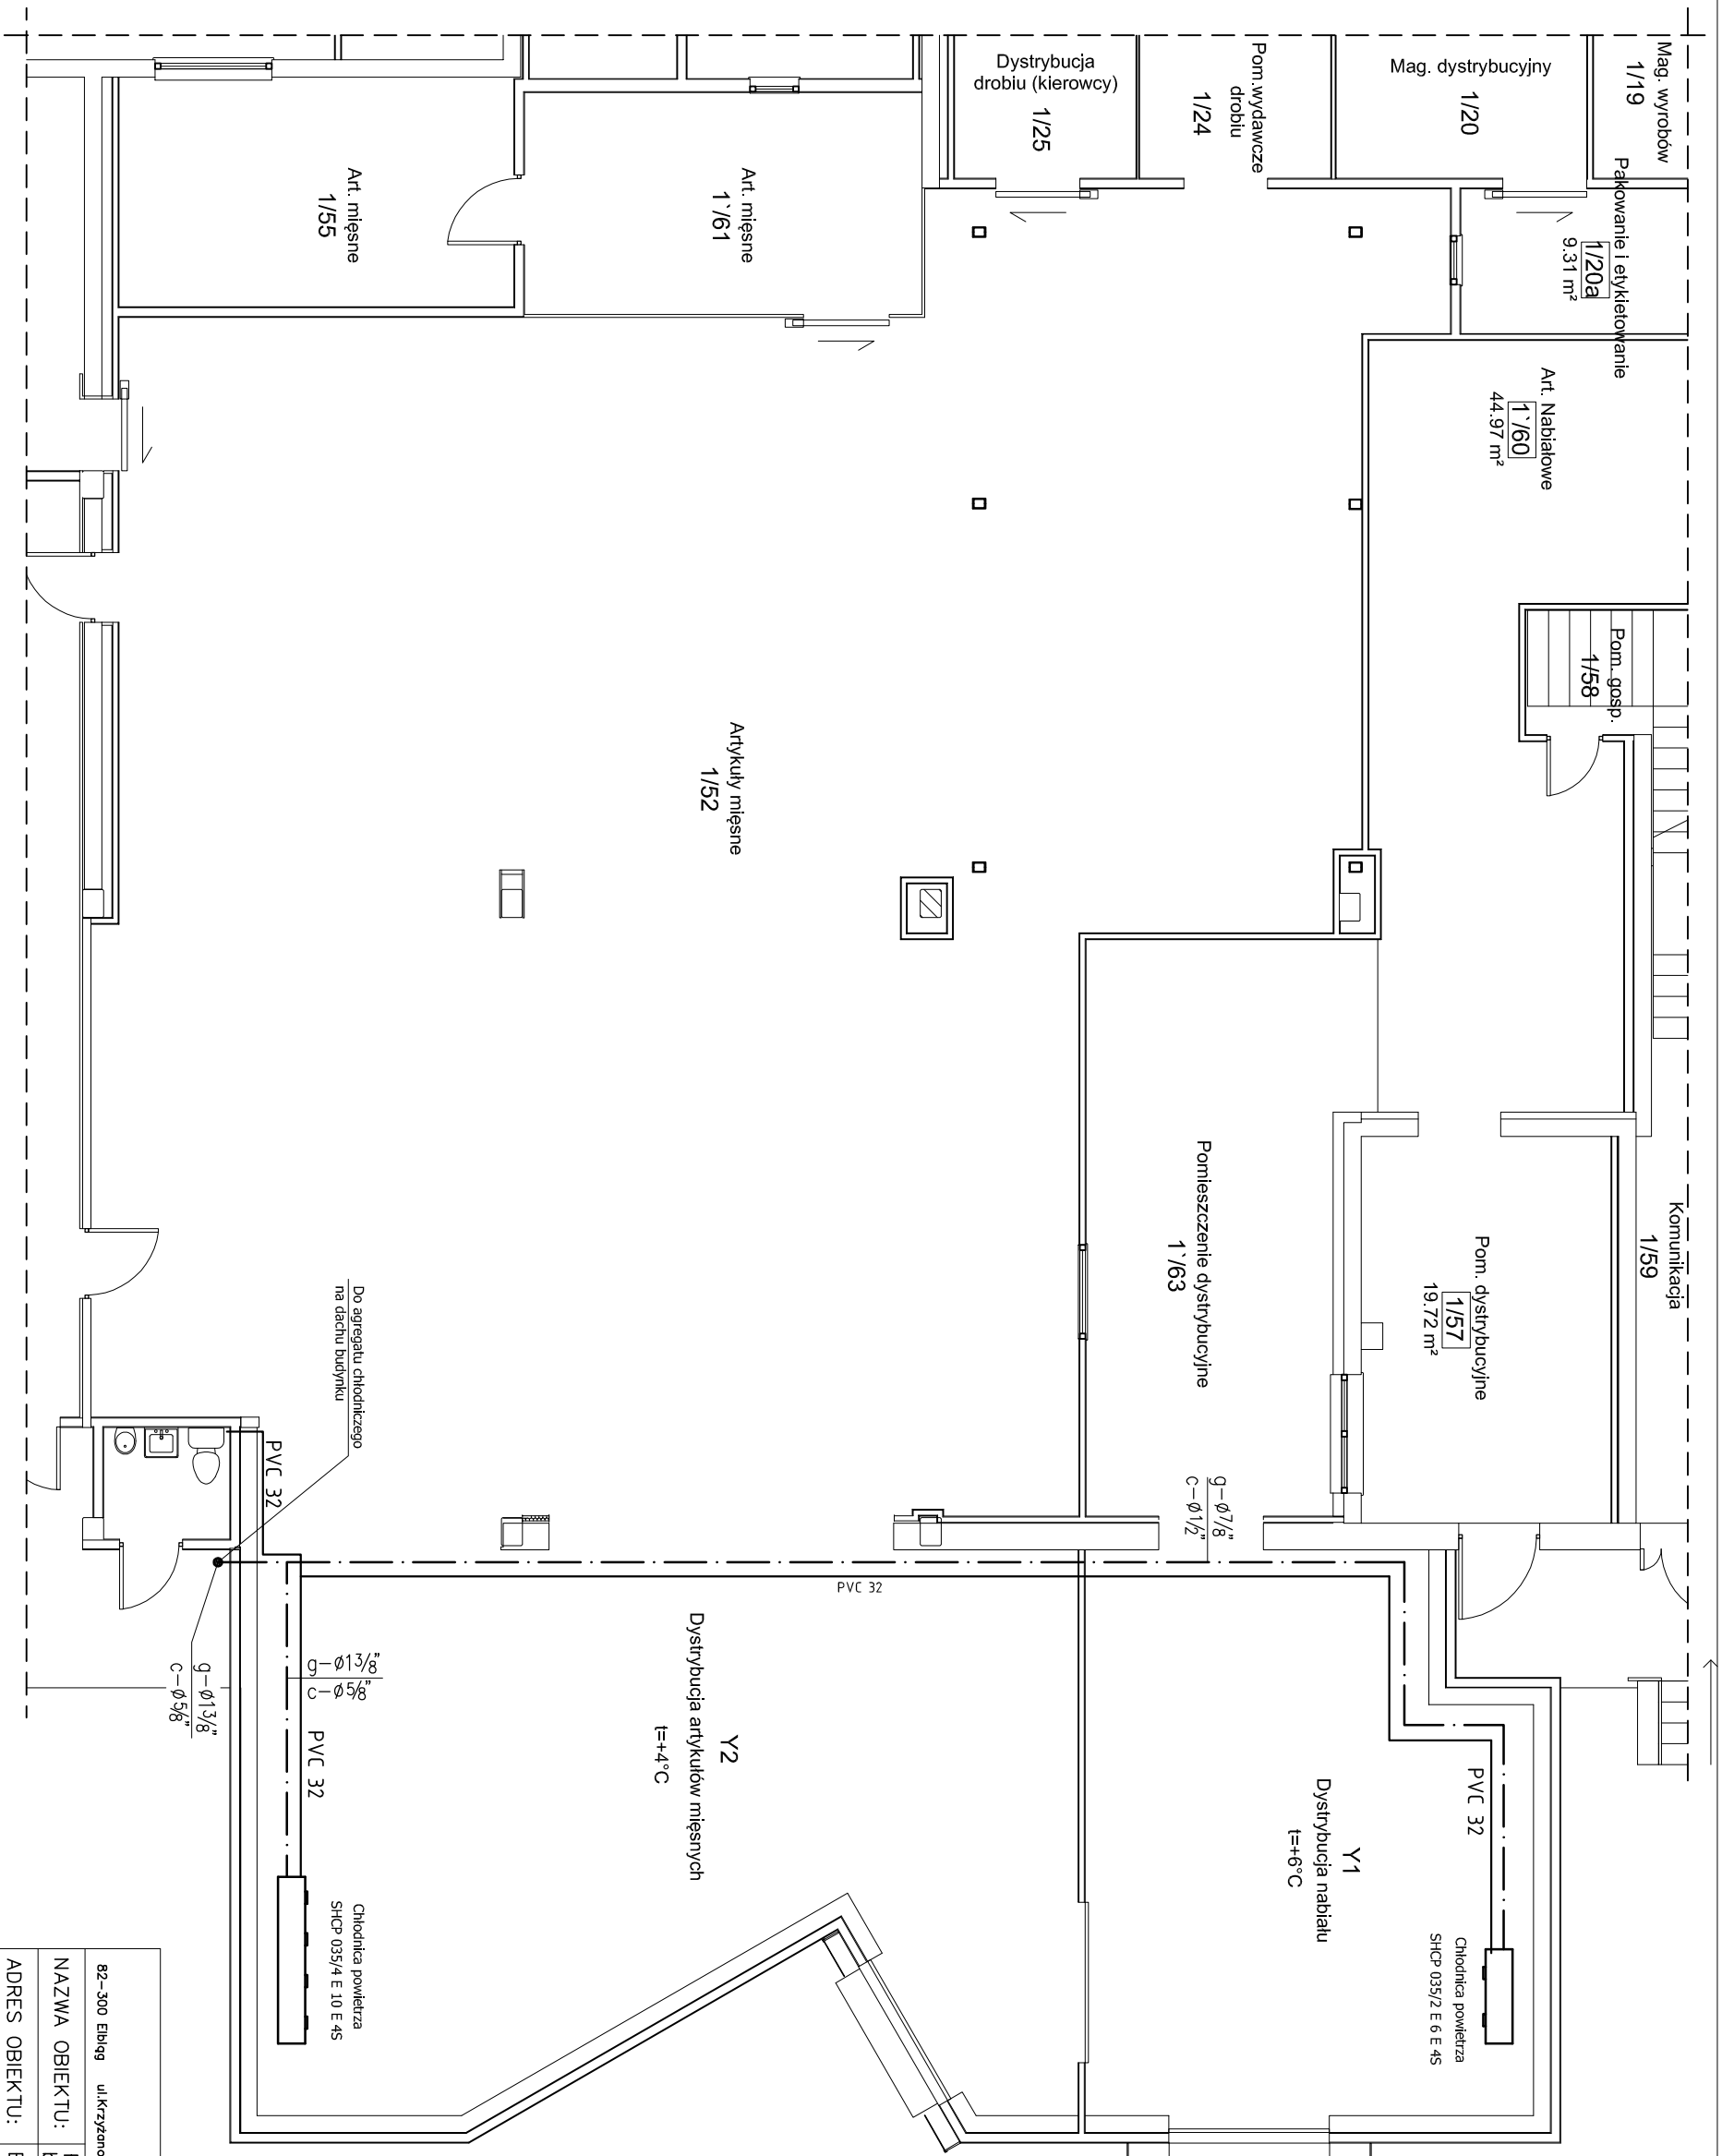

INSTAL-PROJEKT Przemysław Przewoźnikowski Inż. Inżynier Techniczny	
82-300 Ełbiąg ul. Krzyżanowskiego 5/3 tel. 232-93-03	
NAZWA OBIEKTU: Rozbudowa, przebudowa i nadbudowa bud. produkcyjno-handlowego EL-HURT	
ADRES OBIEKTU: Ełbiąg ul. Kochanowskiego 11 dz. nr 874	
TYTUŁ RYS.: Rzut: Portieru-instalacja chłodnicza	
PROJEKTOWAŁ: inż. Janusz Harosymczuk nr upr. 96/EI/77.1972/EI/94 (podpis)	
SPRAWDZIŁ: inż. Jerzy Mójewski nr upr. 150/Lm/72 (podpis)	
BRANŻA: Went.	SKALA: 1:100
STADIUM: Projekt budowlany	NR RYS. CH-2