


RZUT PIĘTRA
 INSTALACJA C.O.
 1:100

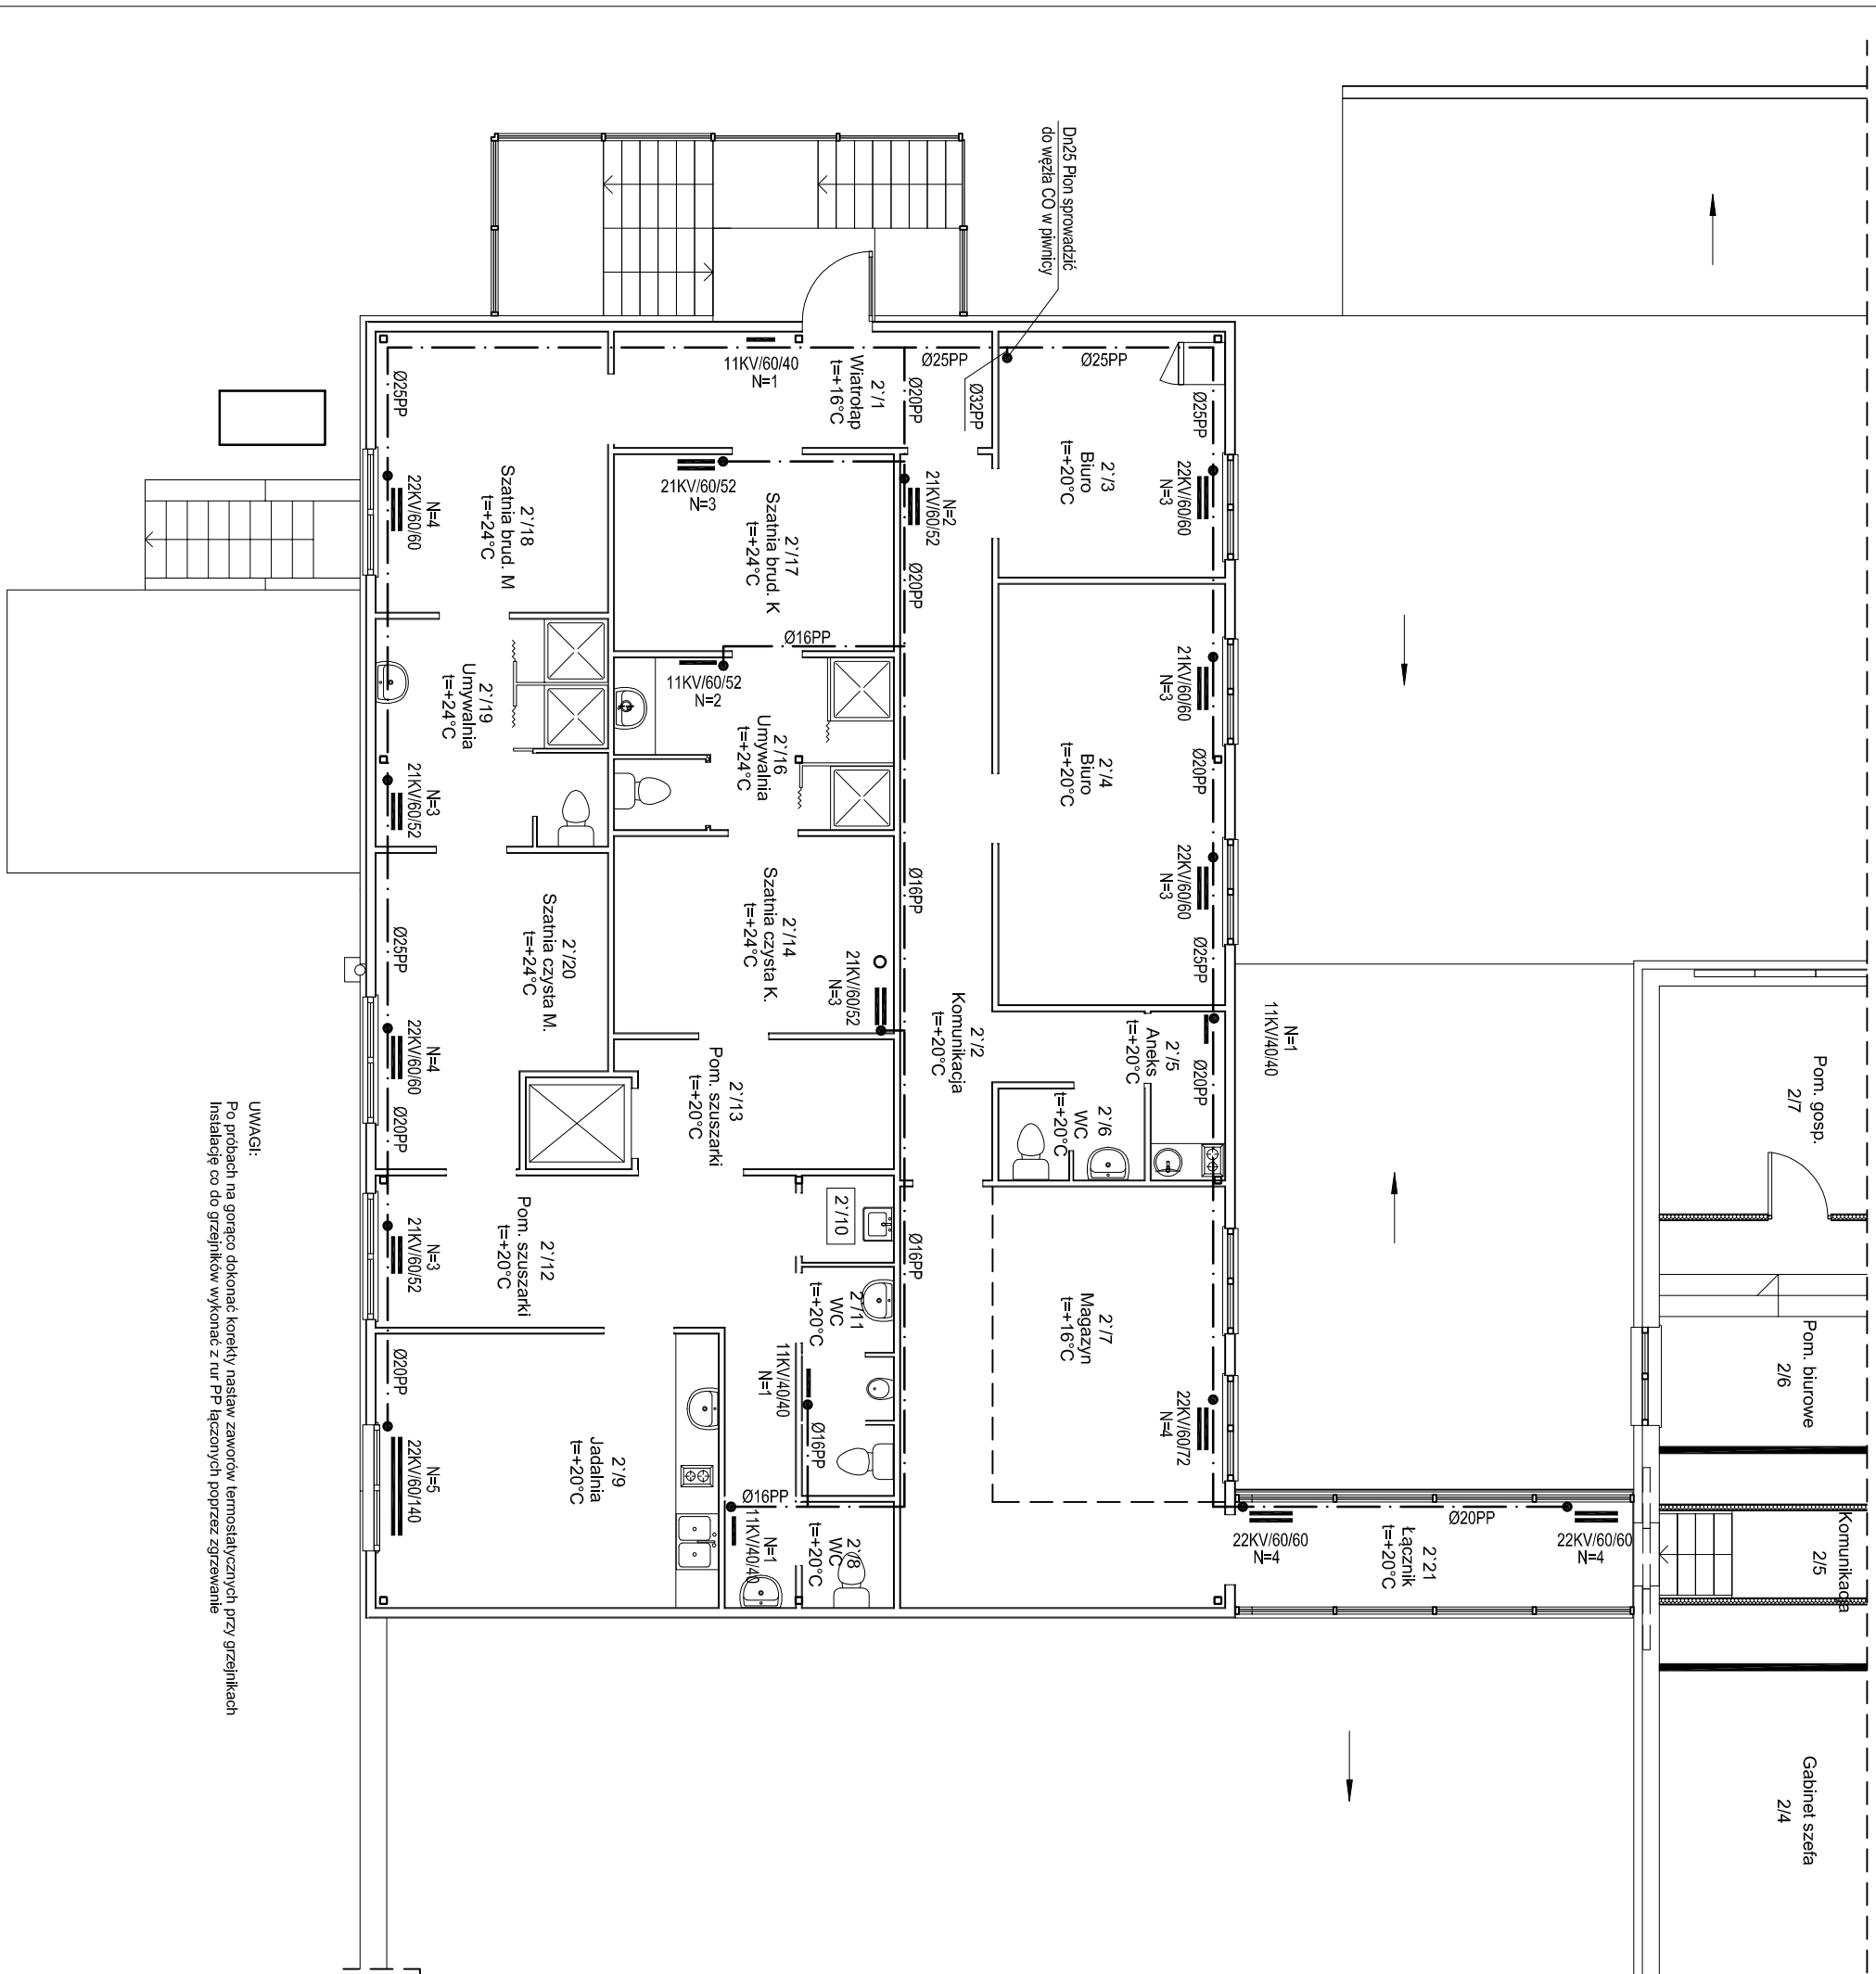

UWAGI:
 Po próbach na gorąco dokonać korekty nastaw zaworów termostatycznych przy grzejnikach
 Instalację c.o. do grzejników wykonać z rur PP łączonych poprzez zgrzewanie

82-300 Ełbiąg ul.Krzyżanowskiego 5/3 tel. 232-93-03		Pracownia Projektowa Inż. Janusz Harasymczuk	
NAZWA OBIEKTU: Rozbudowa, przebudowa i nadbudowa bud. produkcyjno-handlowego EL-HURT		INSTAL-PROJEKT	
ADRES OBIEKTU: Ełbiąg ul. Kochanowskiego 11 dz. nr 874		Rzut: Piętra-instalacja C.O.	
TYTUŁ RYS.: PROJEKTOWAŁ: (podpis)		Inż. Janusz Harasymczuk	
SPRAWDZIŁ: (podpis)		nr upr. 96/EI/77, 1972/EI/94 Inż. Jerzy Majewski	
BRANŻA: Went.		nr upr. 150/km/72	
STADIUM:		DATA: 03. 2016	
		SKALA: 1:100	
		NR RYS. CO-1	
		Projek tbudowlany	